



別紙 1
(本体)

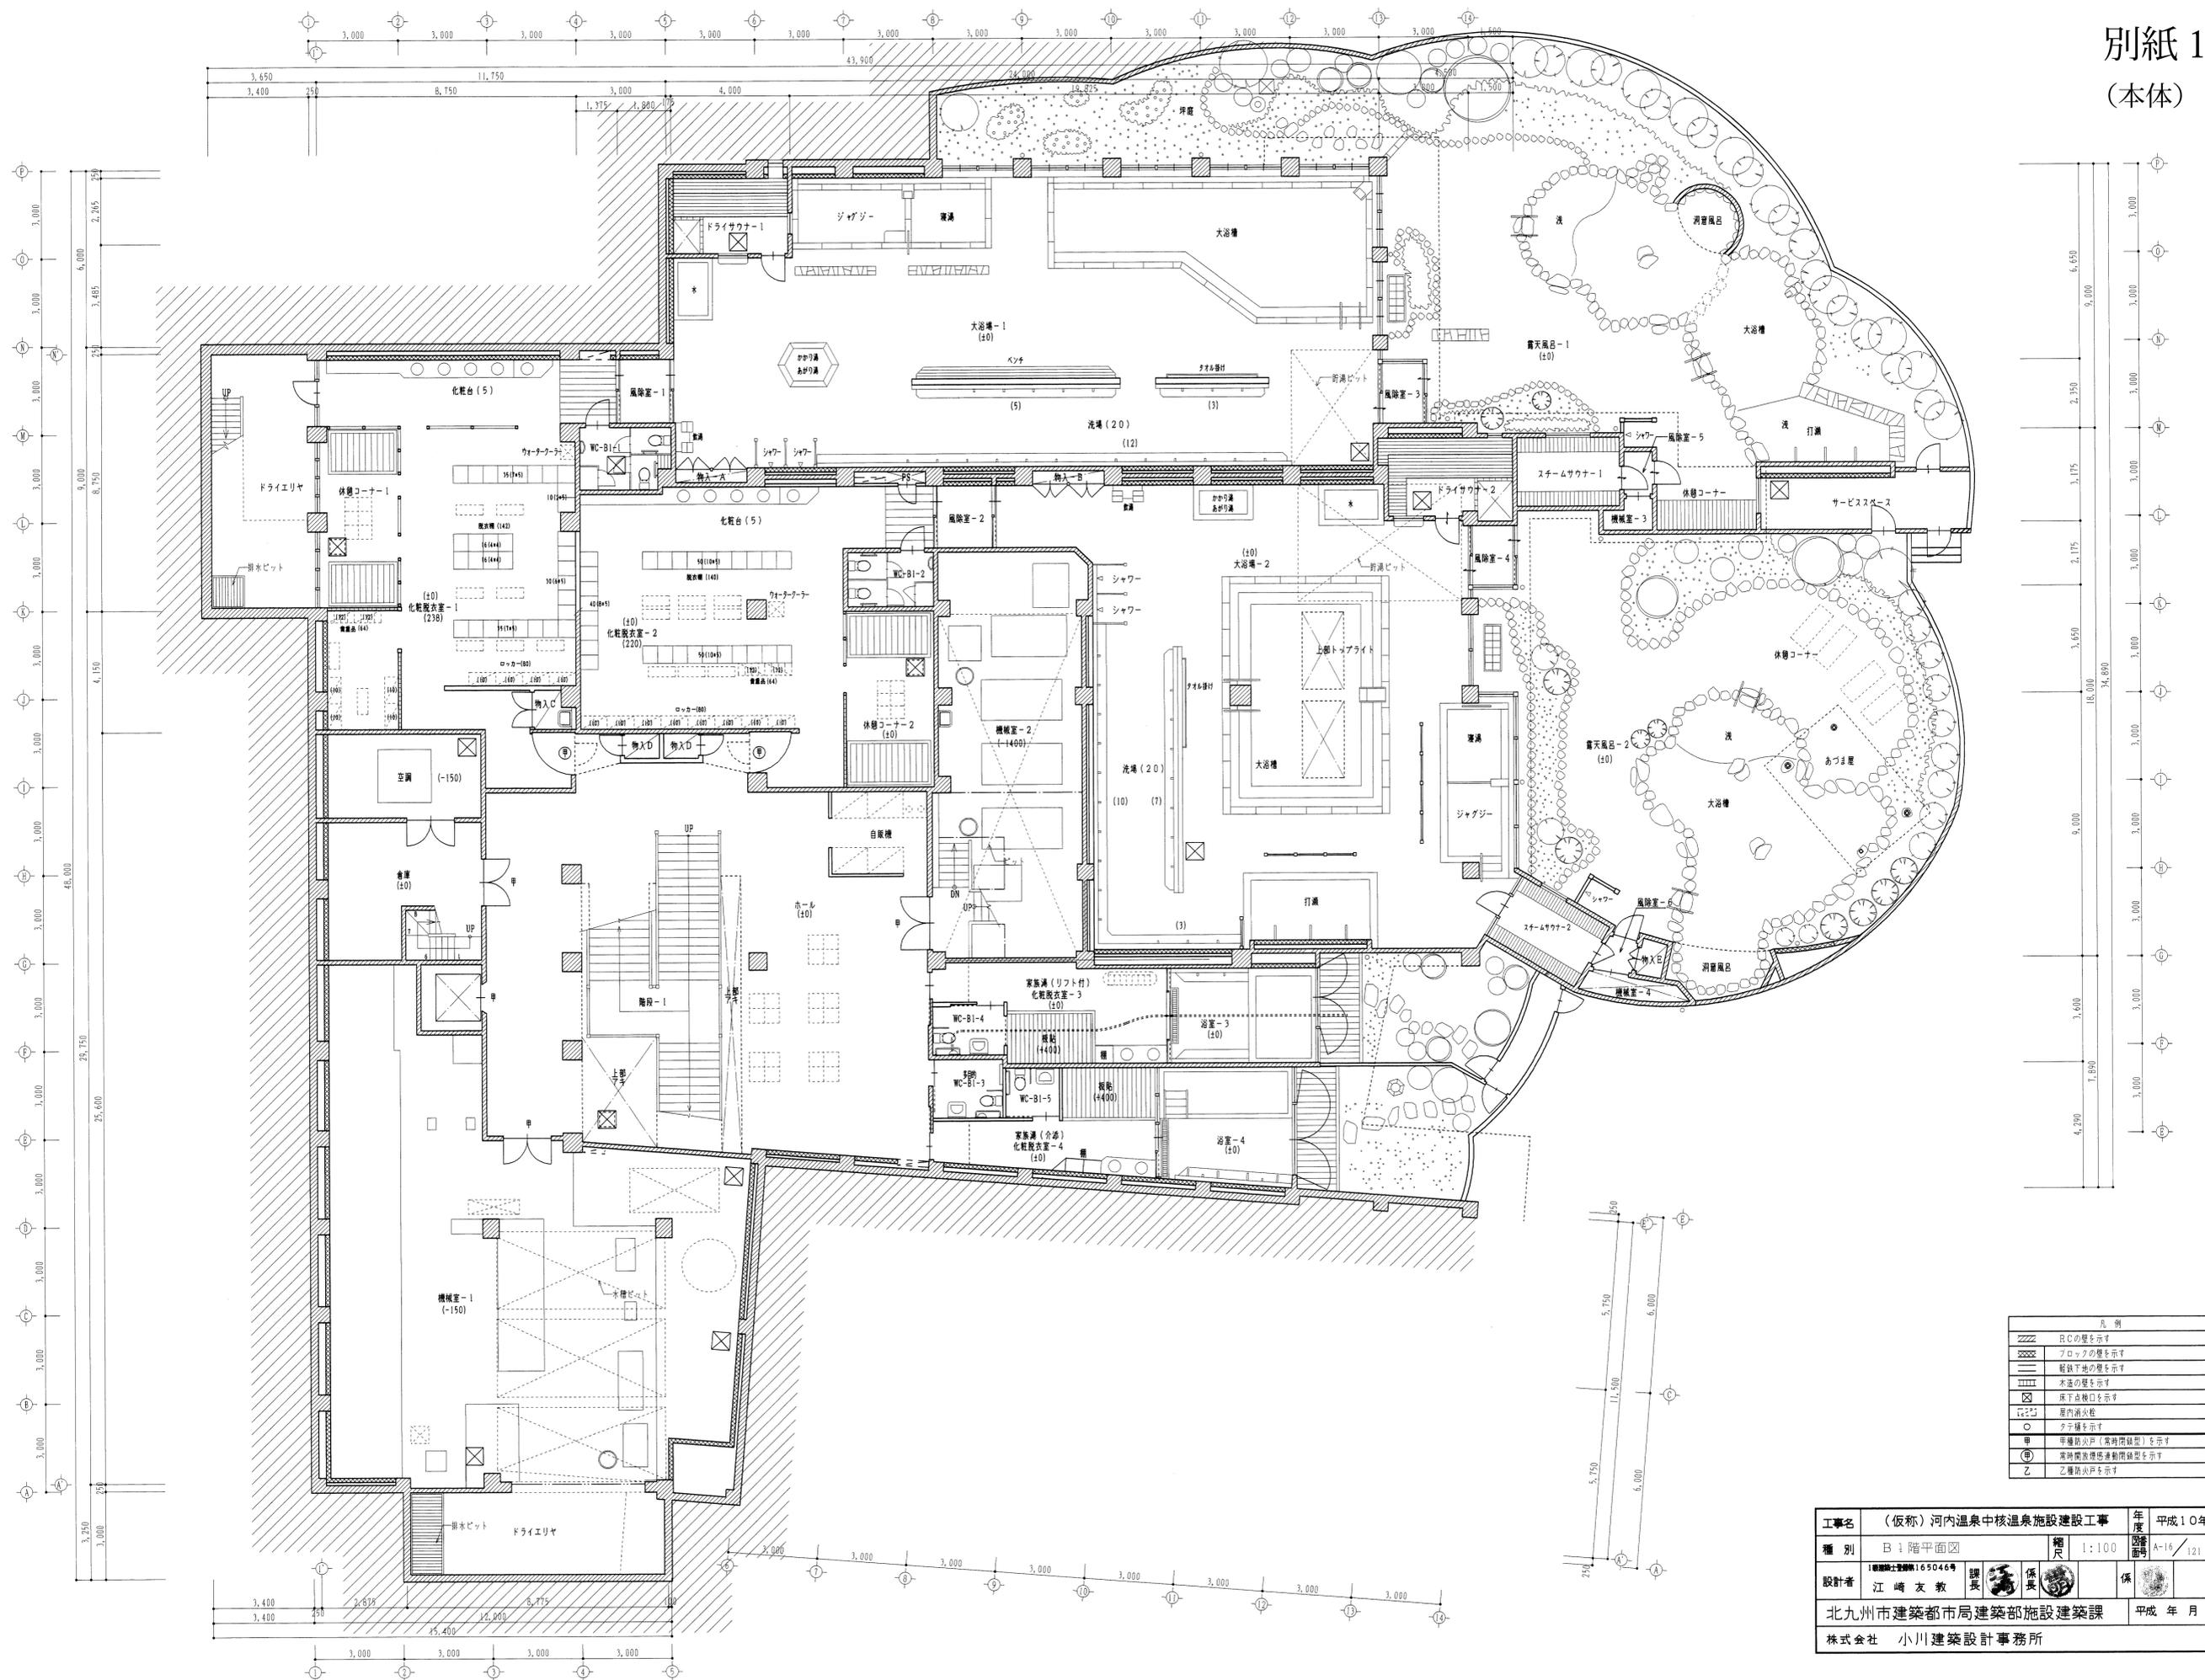


凡 例	
[Symbol]	RCの壁を示す
[Symbol]	ブロックの壁を示す
[Symbol]	舗装下の壁を示す
[Symbol]	水道の壁を示す
[Symbol]	屋外排水口を示す
[Symbol]	屋内排水口を示す
[Symbol]	天井機を示す
[Symbol]	甲種防火戸(常時閉鎖型)を示す
[Symbol]	乙種防火戸(常時閉鎖型)を示す
[Symbol]	乙種防火戸を示す

工事名	(仮称)河内温泉中核温泉施設建設工事			年度	平成10年
種別	B1階平面図			縮尺	1:100
設計者	1 江崎友教	2 保長	3 保	図面番号	A-16 / 121
北九州市建築都市局建築部施設建築課					平成 年 月
株式会社 小川建築設計事務所					

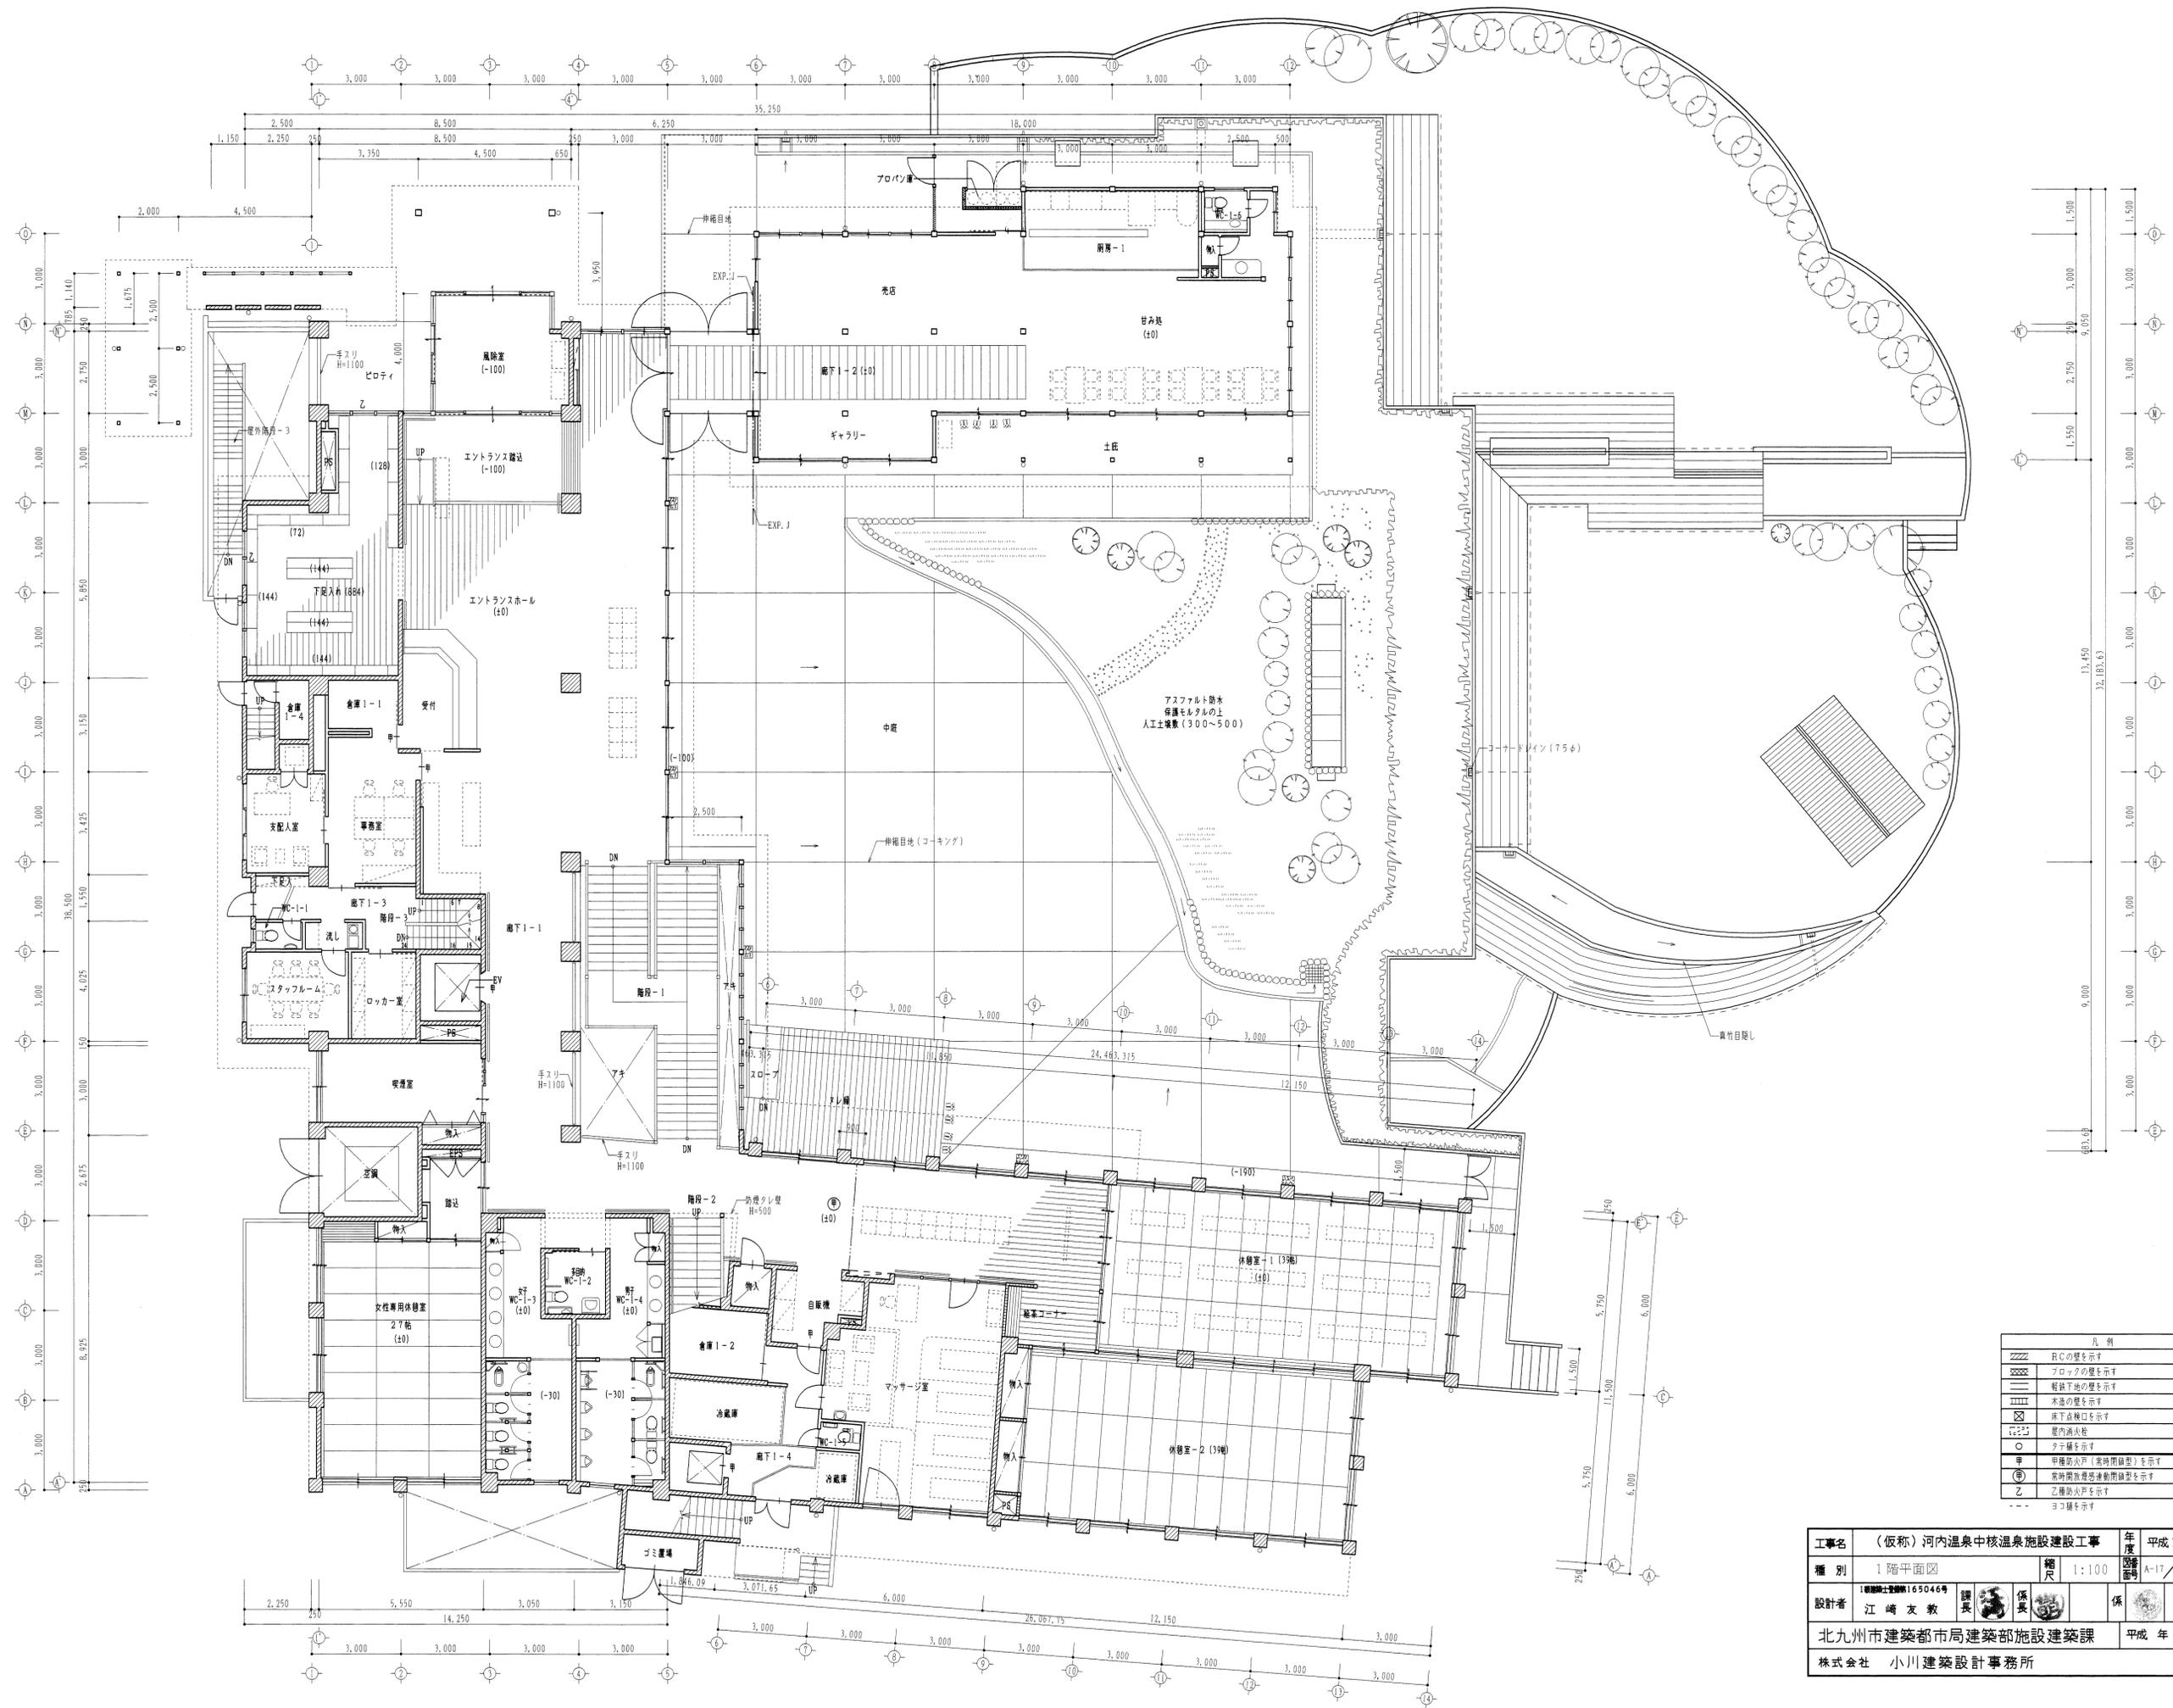


凡例	
	RCの壁を示す
	フロアの壁を示す
	軽鉄床の壁を示す
	木造の壁を示す
	床下点検口を示す
	屋内消火栓
	クテパを示す
	甲種防火戸(常時閉鎖型)を示す
	甲種防火戸(常時開鎖型)を示す
	乙種防火戸を示す
	コトコを示す

工事名	(仮称)河内温泉中核温泉施設建設工事	年度	平成10年
種別	1階平面図	縮尺	1:100
設計者	1級建築士事務所165046号 江崎友教 課長 保長 保	図番	A-17/121
北九州市建築都市局建築部施設建築課		平成 年 月	
株式会社 小川建築設計事務所			

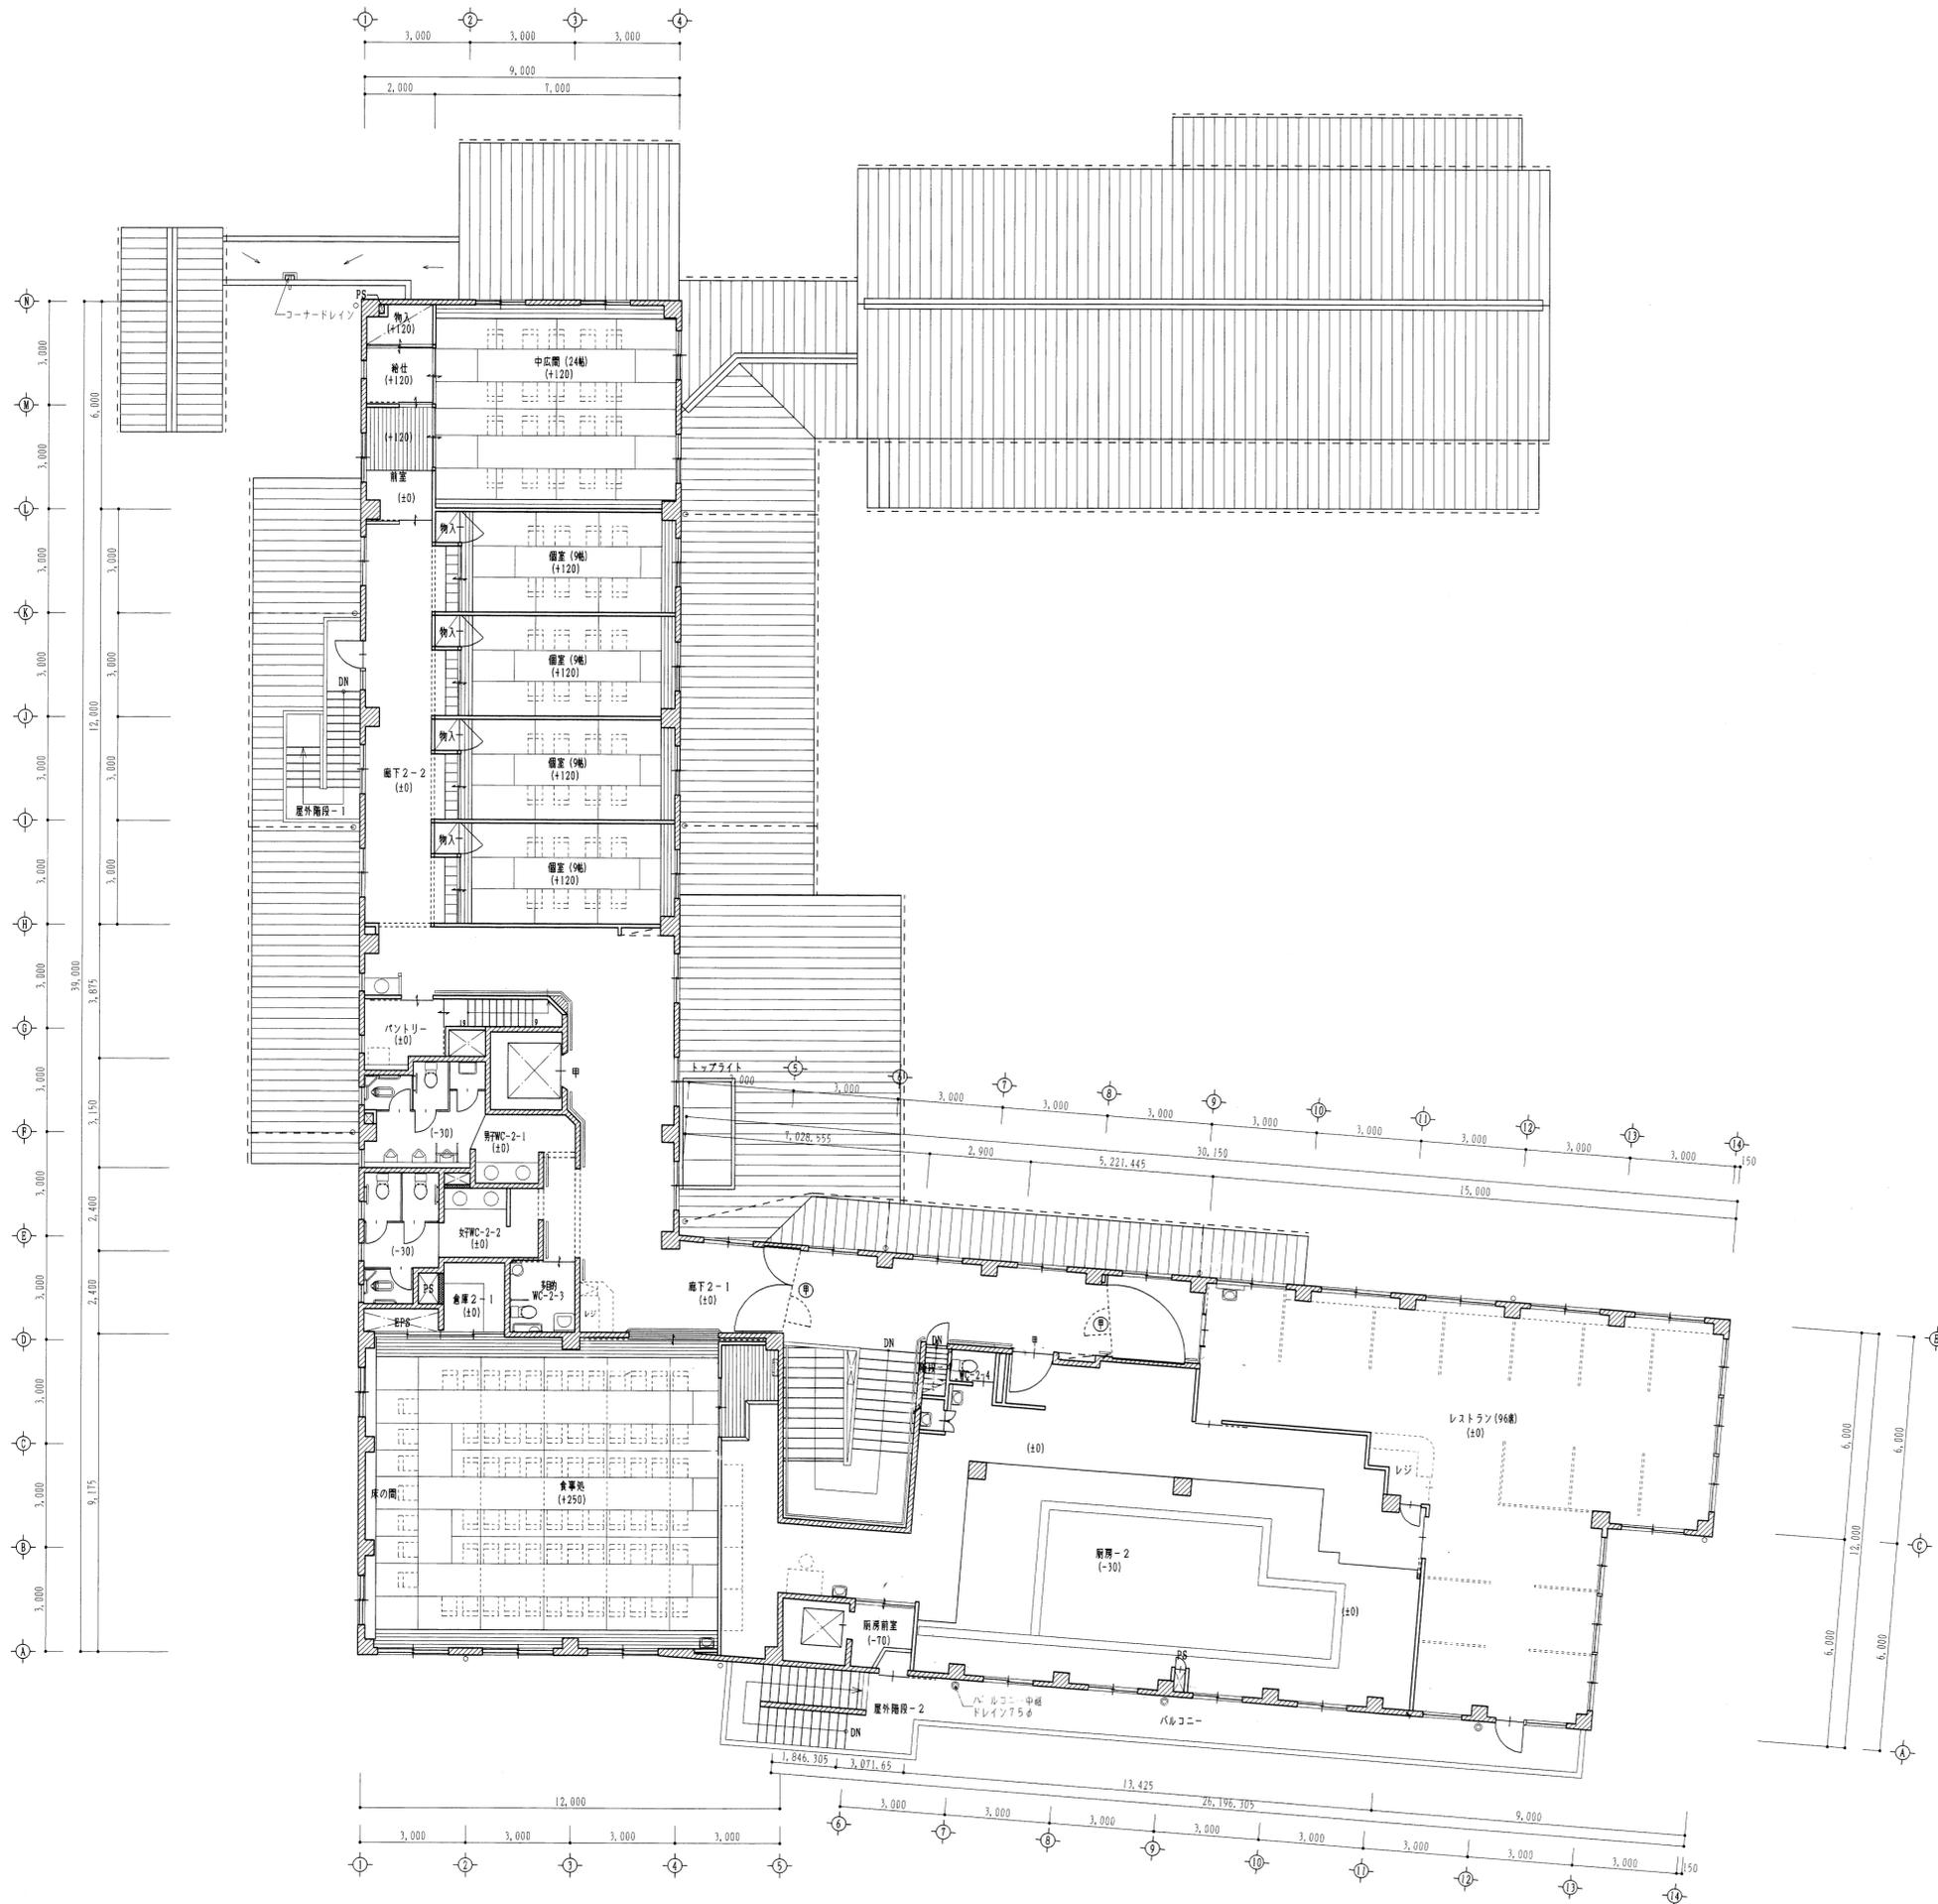


凡例	
	RCの壁を示す
▨	ブロックの壁を示す
---	軽鉄下地の壁を示す
▨	木造の壁を示す
⊠	床下点検口を示す
⊠	屋内消火栓
○	タテ縄を示す
甲	甲種防戸 (常時閉鎖型) を示す
乙	常時開放型防戸 (常時閉鎖型) を示す
---	乙種防戸を示す
---	ヨコ縄を示す

工事名	(仮称) 河内温泉中核温泉施設建設工事	年度	平成10年
種別	2階平面図	縮尺	1:100
設計者	江崎友教	課長	係長
北九州市建築都市局建築部施設建築課		平成 年 月	
株式会社 小川建築設計事務所			

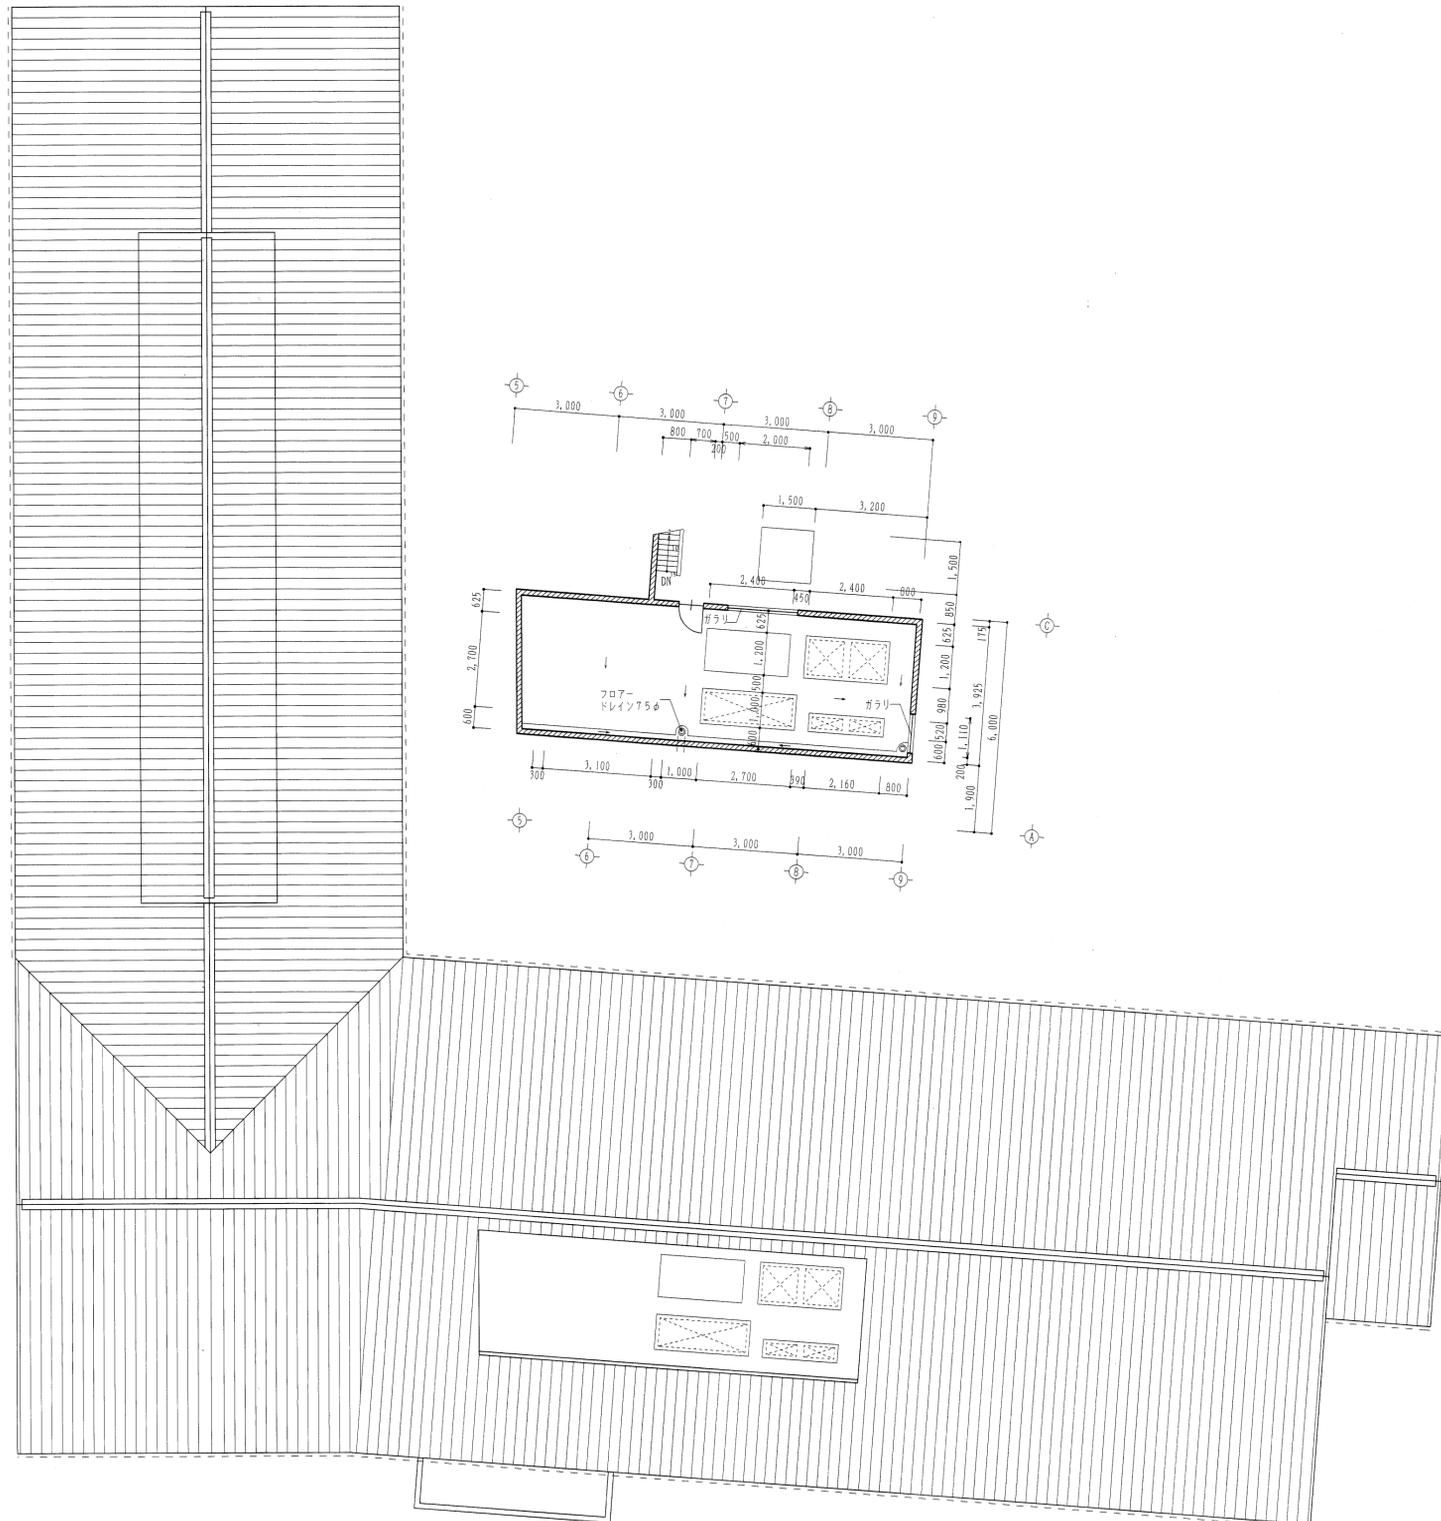


凡 例	
	RCの壁を示す
□□□□	ブロックの壁を示す
---	総括下地の壁を示す
	木造の壁を示す
⊗	床下点検口を示す
⊕	室内消火栓
○	手子壁を示す
⊖	甲種防火戸(常時閉鎖型)を示す
⊕	床間開放感温動作閉鎖型を示す
乙	乙種防火戸を示す
- - -	目隠しを示す


工事名	(仮称) 河内温泉中核温泉施設建設工事			年度	平成10年
種 別	R階平面図・屋根伏図	縮尺	1:100	図番	A19/121
設計者	江崎 友教	課長	係長	係	
北九州市建築都市局建築部施設建築課				平成 年 月	
株式会社 小川建築設計事務所					

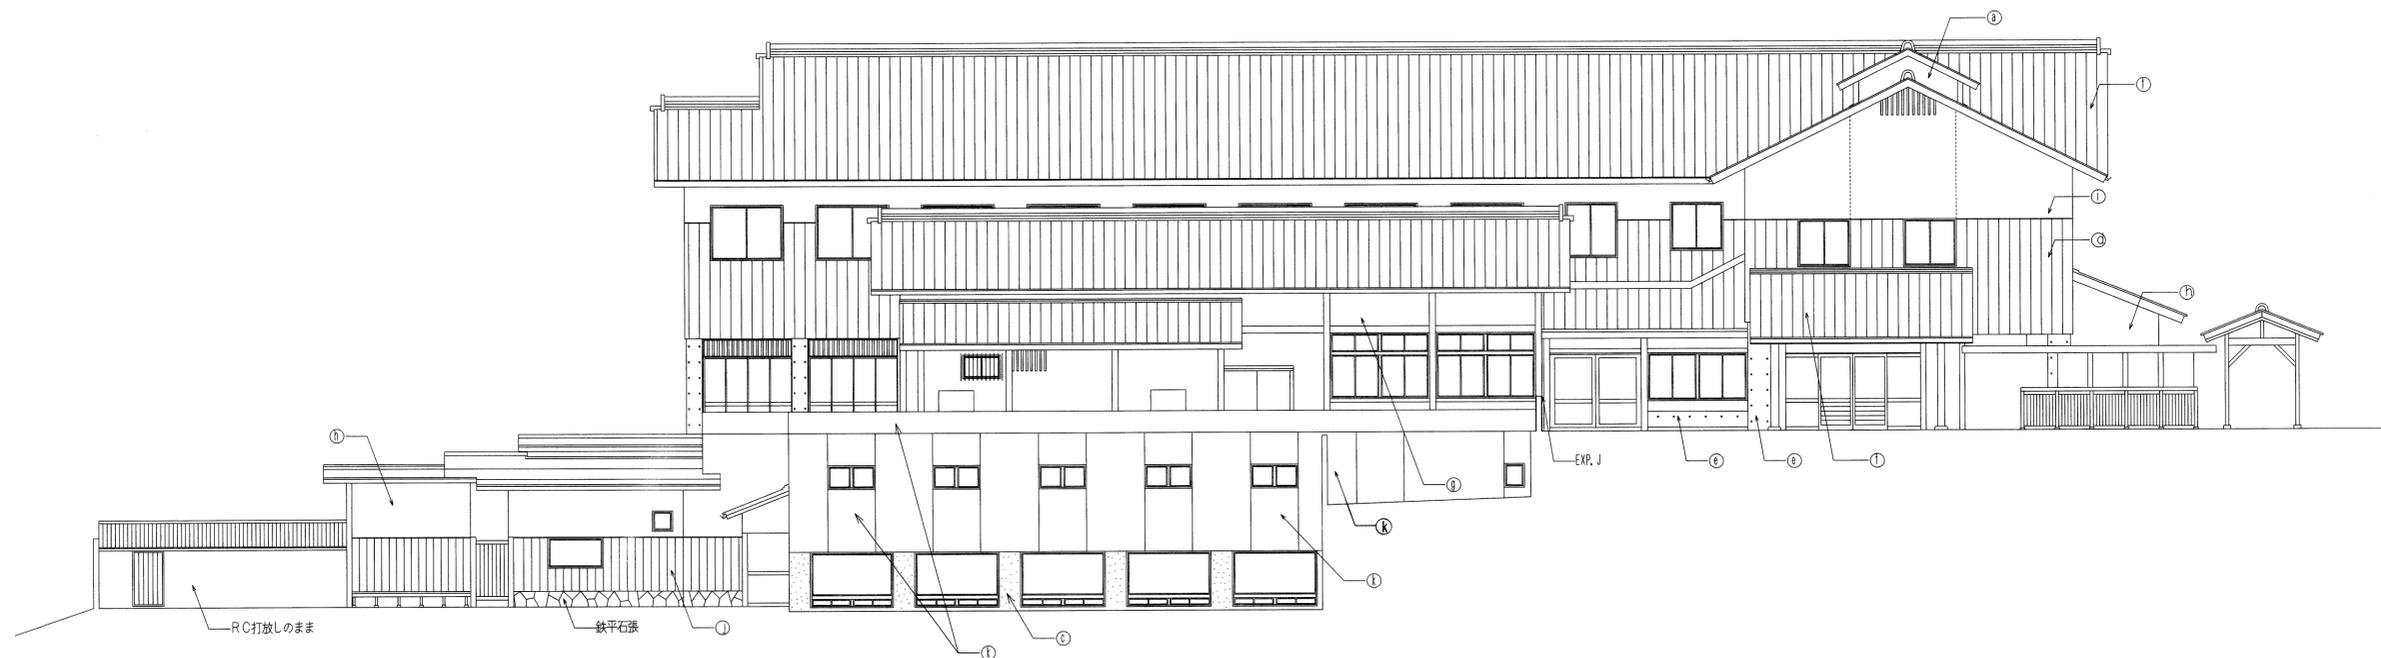

北側立面図

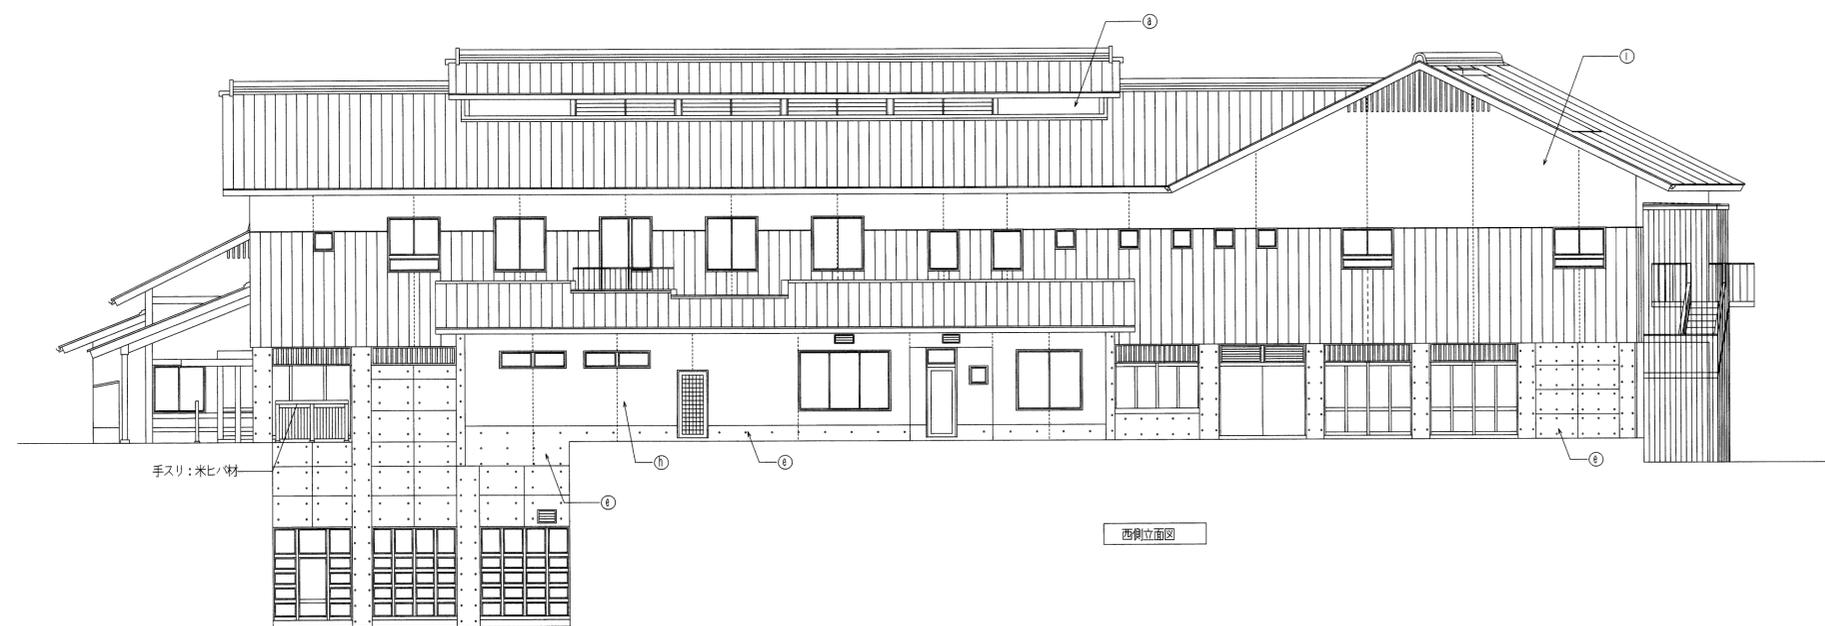


西側立面図

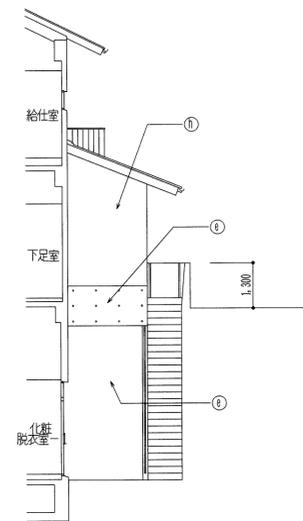


(a)	モルタル金ゴテ寄せ ジョリハット塗
(b)	RC化粧打放し カラーリヤー
(c)	RC小だたき
(d)	ボードウォーク張
(e)	RC化粧打放しカラークリアー吹付
(f)	和瓦葺
(g)	モルタル金ゴテ寄せ シルタツチ塗
(h)	ケイソウ土入り塗材
(i)	ジョリハット吹付
(j)	木ヒノ板張オイルステン塗
(k)	特殊吹付
---	キレツ隠れ目地 コーキング

工事名	(仮称) 河内温泉中核温泉施設建設工事	年度	平成10年
種別	立面図(その1)	縮尺	1:100
設計者	江崎友教 課長	図番	A 20 / 121
北九州市建築都市局建築部施設建築課		係	保長
株式会社 小川建築設計事務所		係	保長
		平成	年月

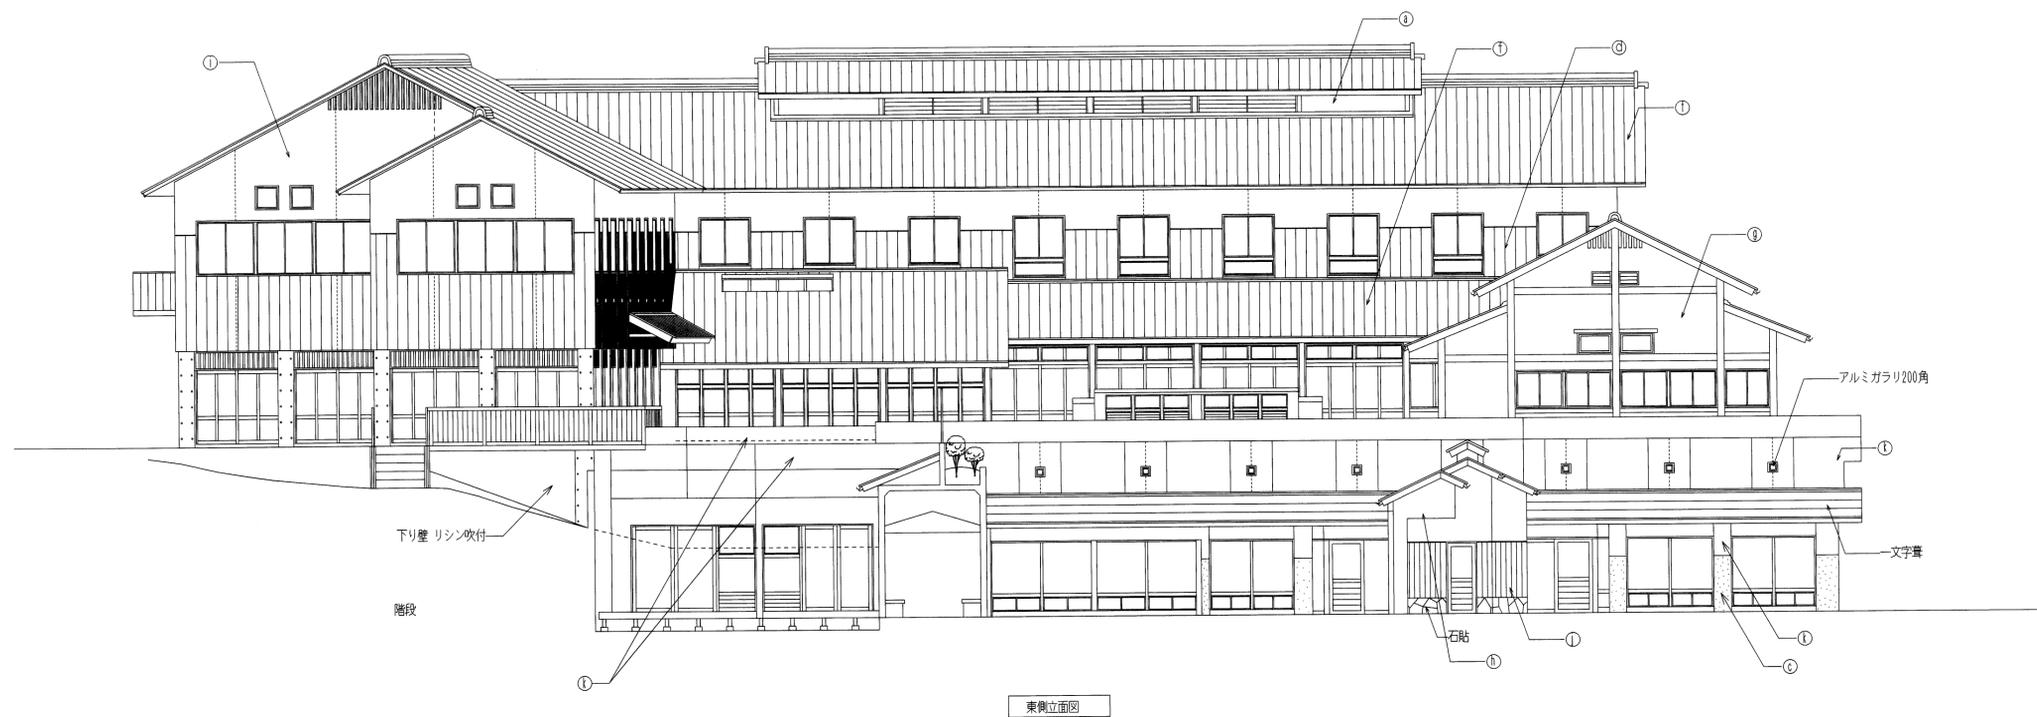


東側立面図

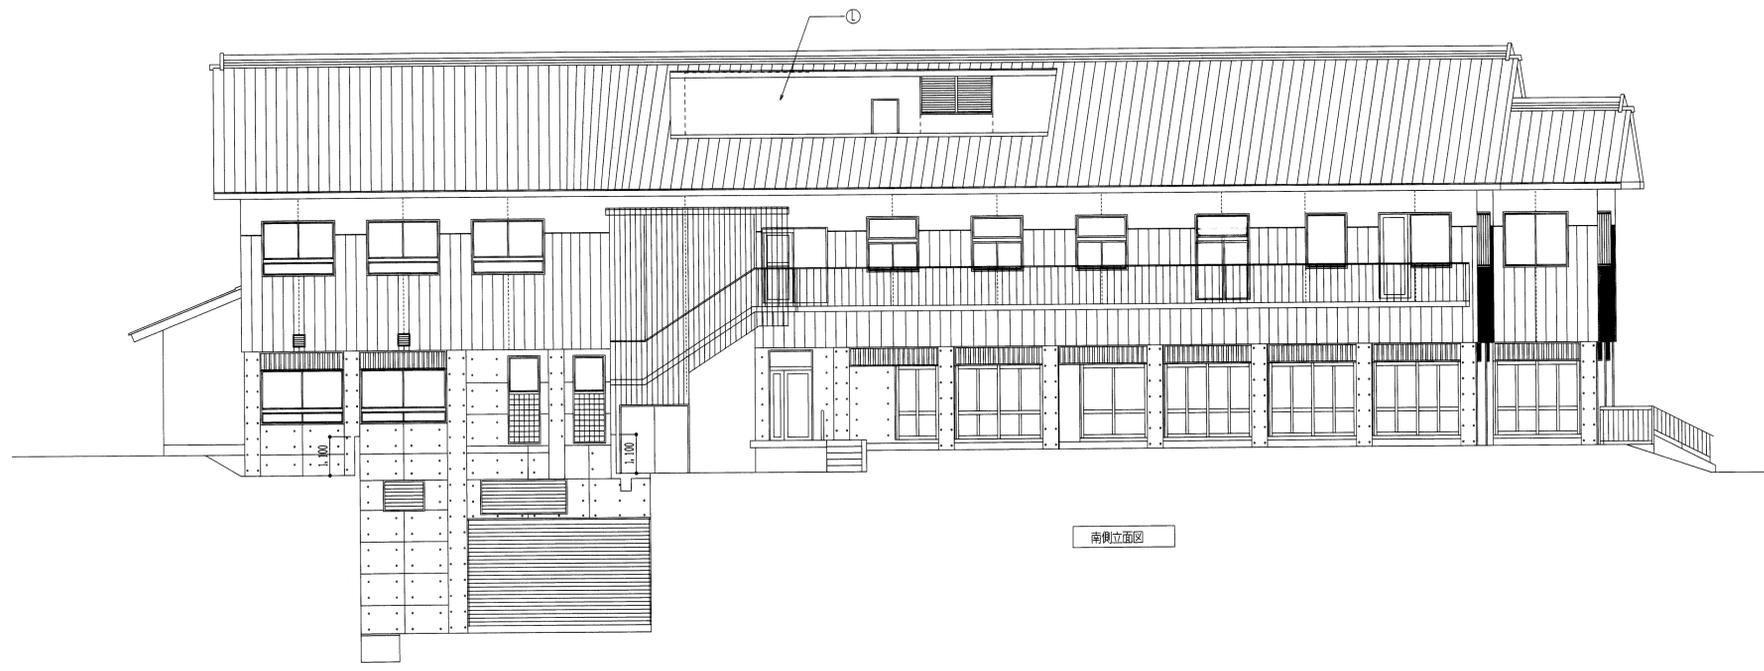

南側立面図

②	モルタル金ゴテ押え ジョリバット塗
③	RC化粧打放し カラークリヤー
④	RC小だたき
⑤	ボードウォーク張
⑥	RC化粧打放しカラークリヤー吹付
⑦	和瓦葺
⑧	モルタル金ゴテ押え シルタッチ塗
⑨	ケイソウ土入り塗材
⑩	ジョリバット吹付
⑪	米セ/板漆オイルステン塗
⑫	特殊吹付
⑬	E.P. (外壁用) (S&Bペイント、ハイビニレックス等 貝馬)
---	キレツ露見目地 コーキング

工事名	(仮称) 河内温泉中核温泉施設建設工事		年度	平成10年
種別	立面図 (その2)	縮尺	1:100	図番 A 21 / 121
設計者	江崎友教	課長	係長	係
北九州市建築都市局建築部施設建築課				平成 年 月
株式会社 小川建築設計事務所				

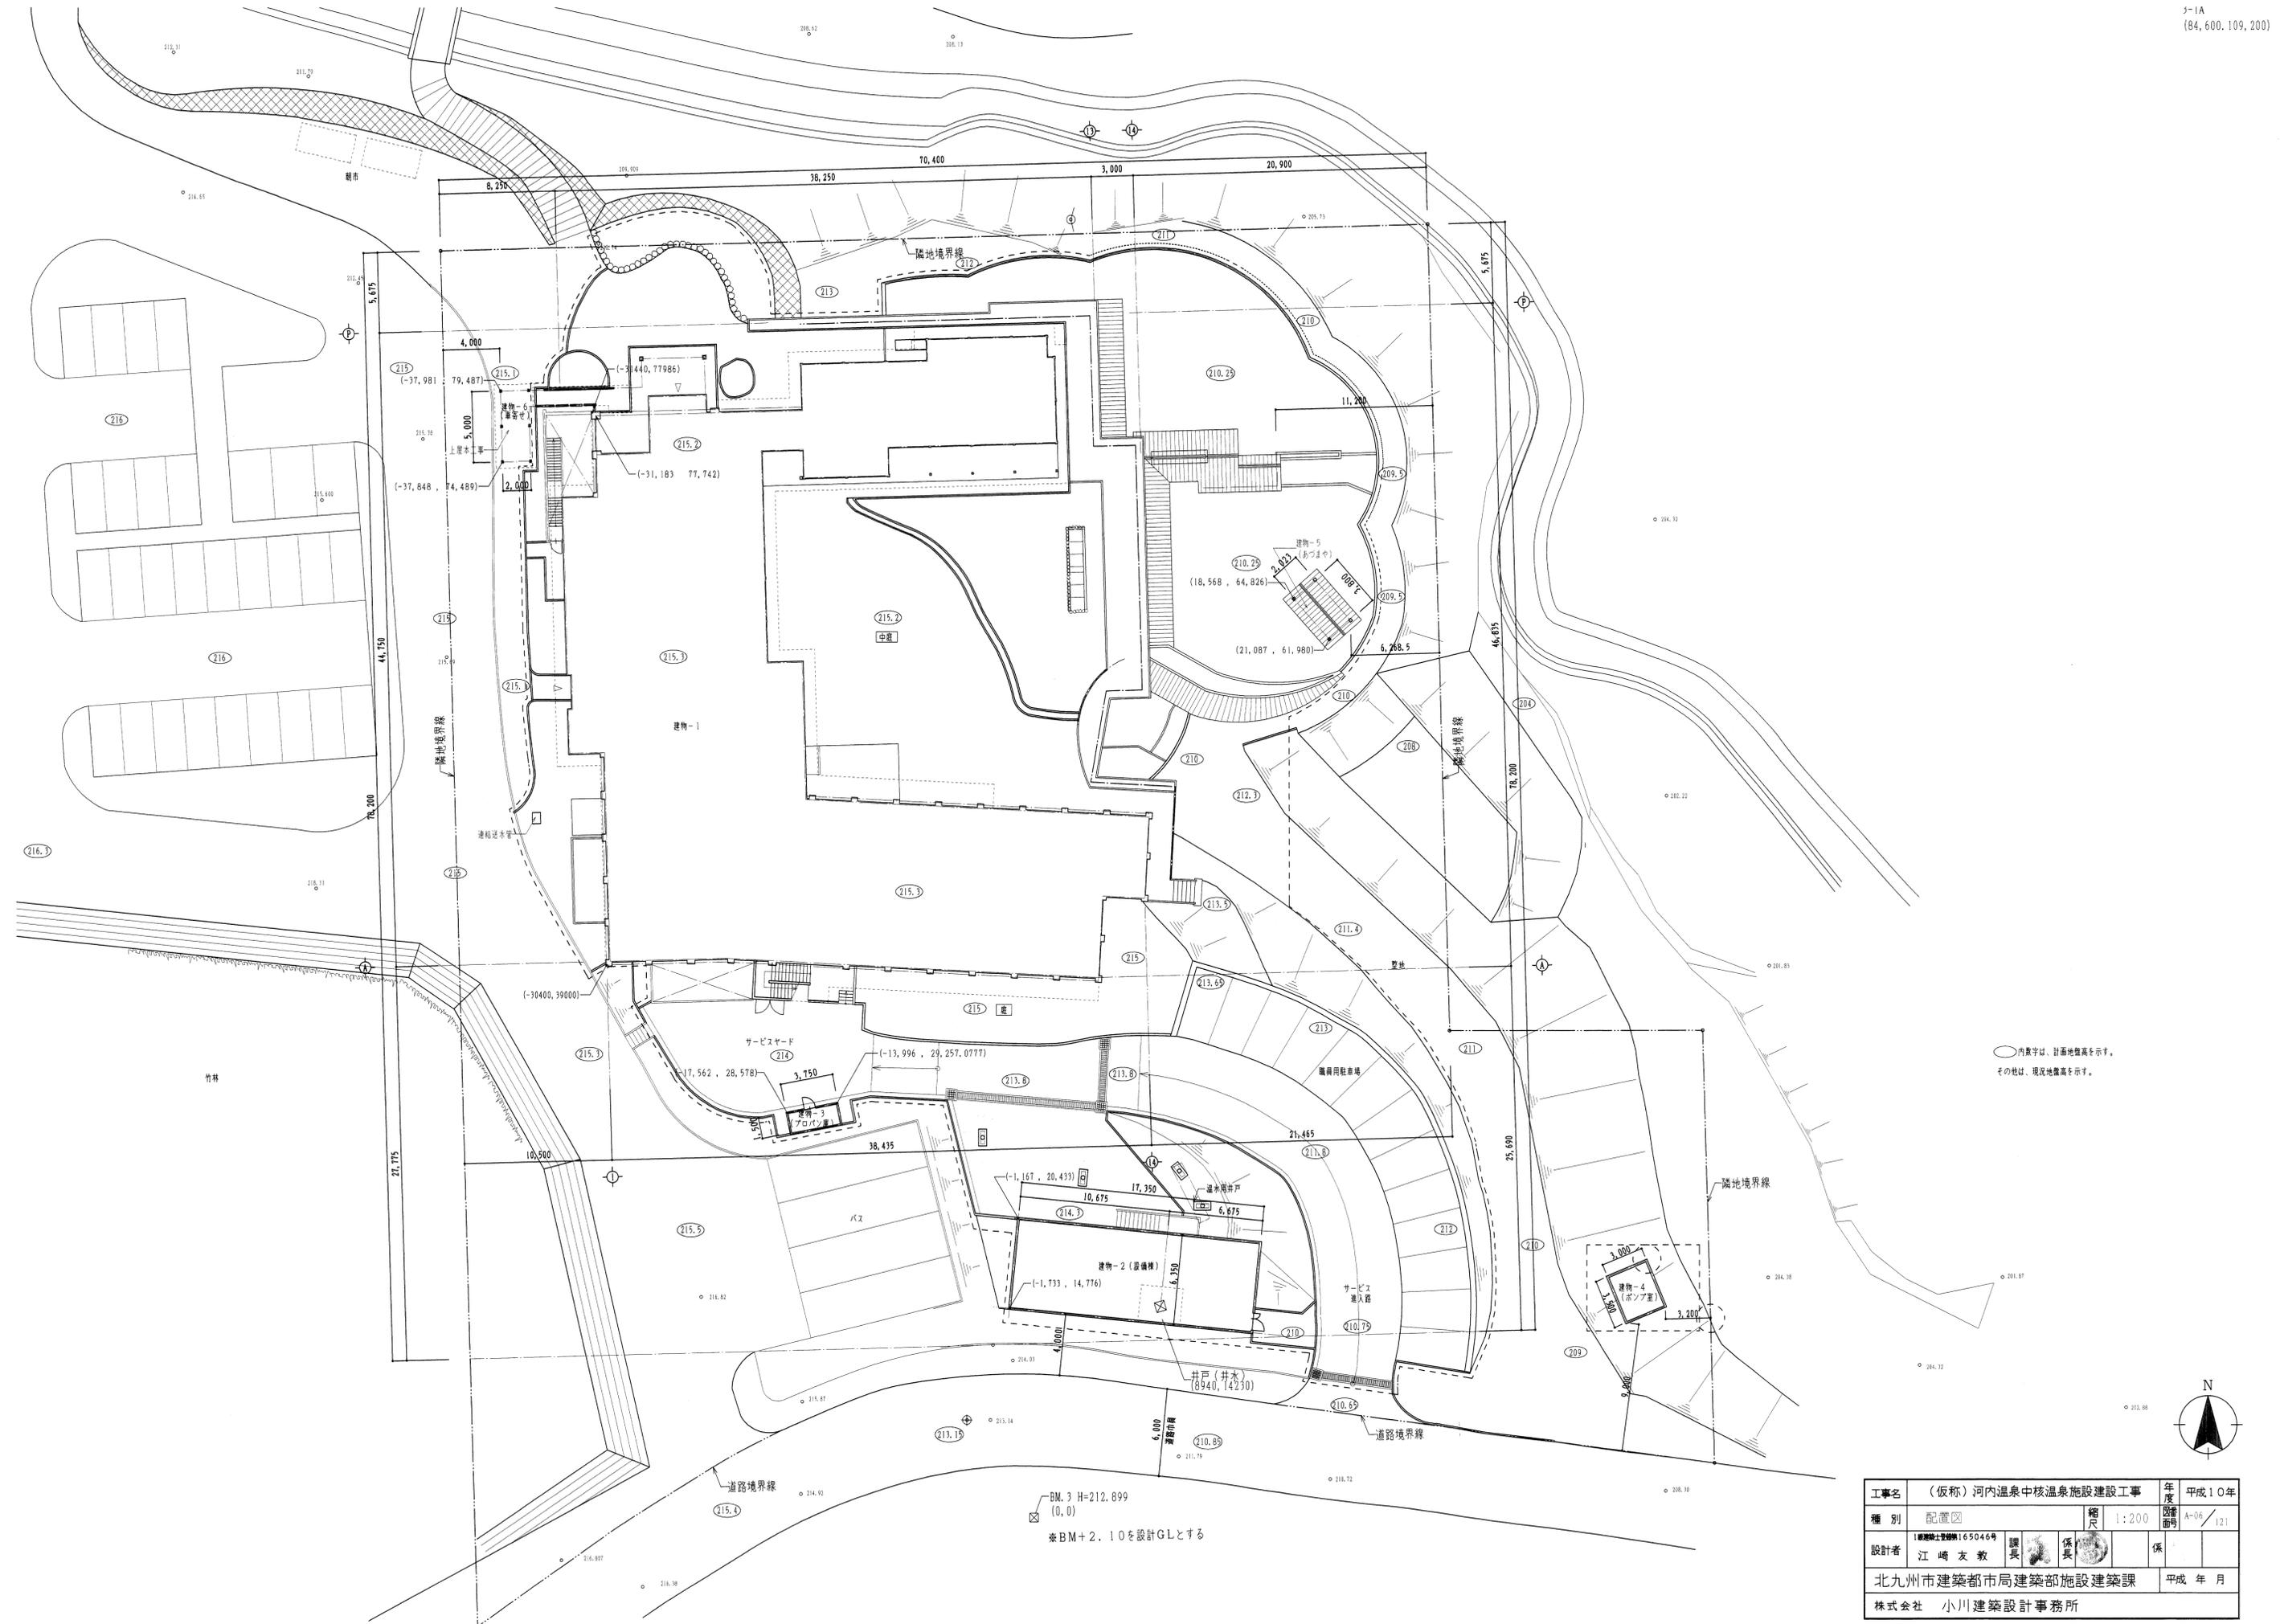

○内数字は、計画地盤高を示す。
○その他は、現況地盤高を示す。

BM. 3 H=212.899
(0.0)
※BM+2.10を設計GLとする

工事名	(仮称)河内温泉中核温泉施設建設工事			年度	平成10年
種別	配置図	縮尺	1:200	年度 図面番号	A-06 / 121
設計者	1級建築士登録第165046号 江崎友教	課長	保長	保	
北九州市建築都市局建築部施設建築課				平成 年 月	
株式会社 小川建築設計事務所					